


zar wiejski

12.02.3, 12.02.4
wysokości Kronsztad 60
.2014 r.

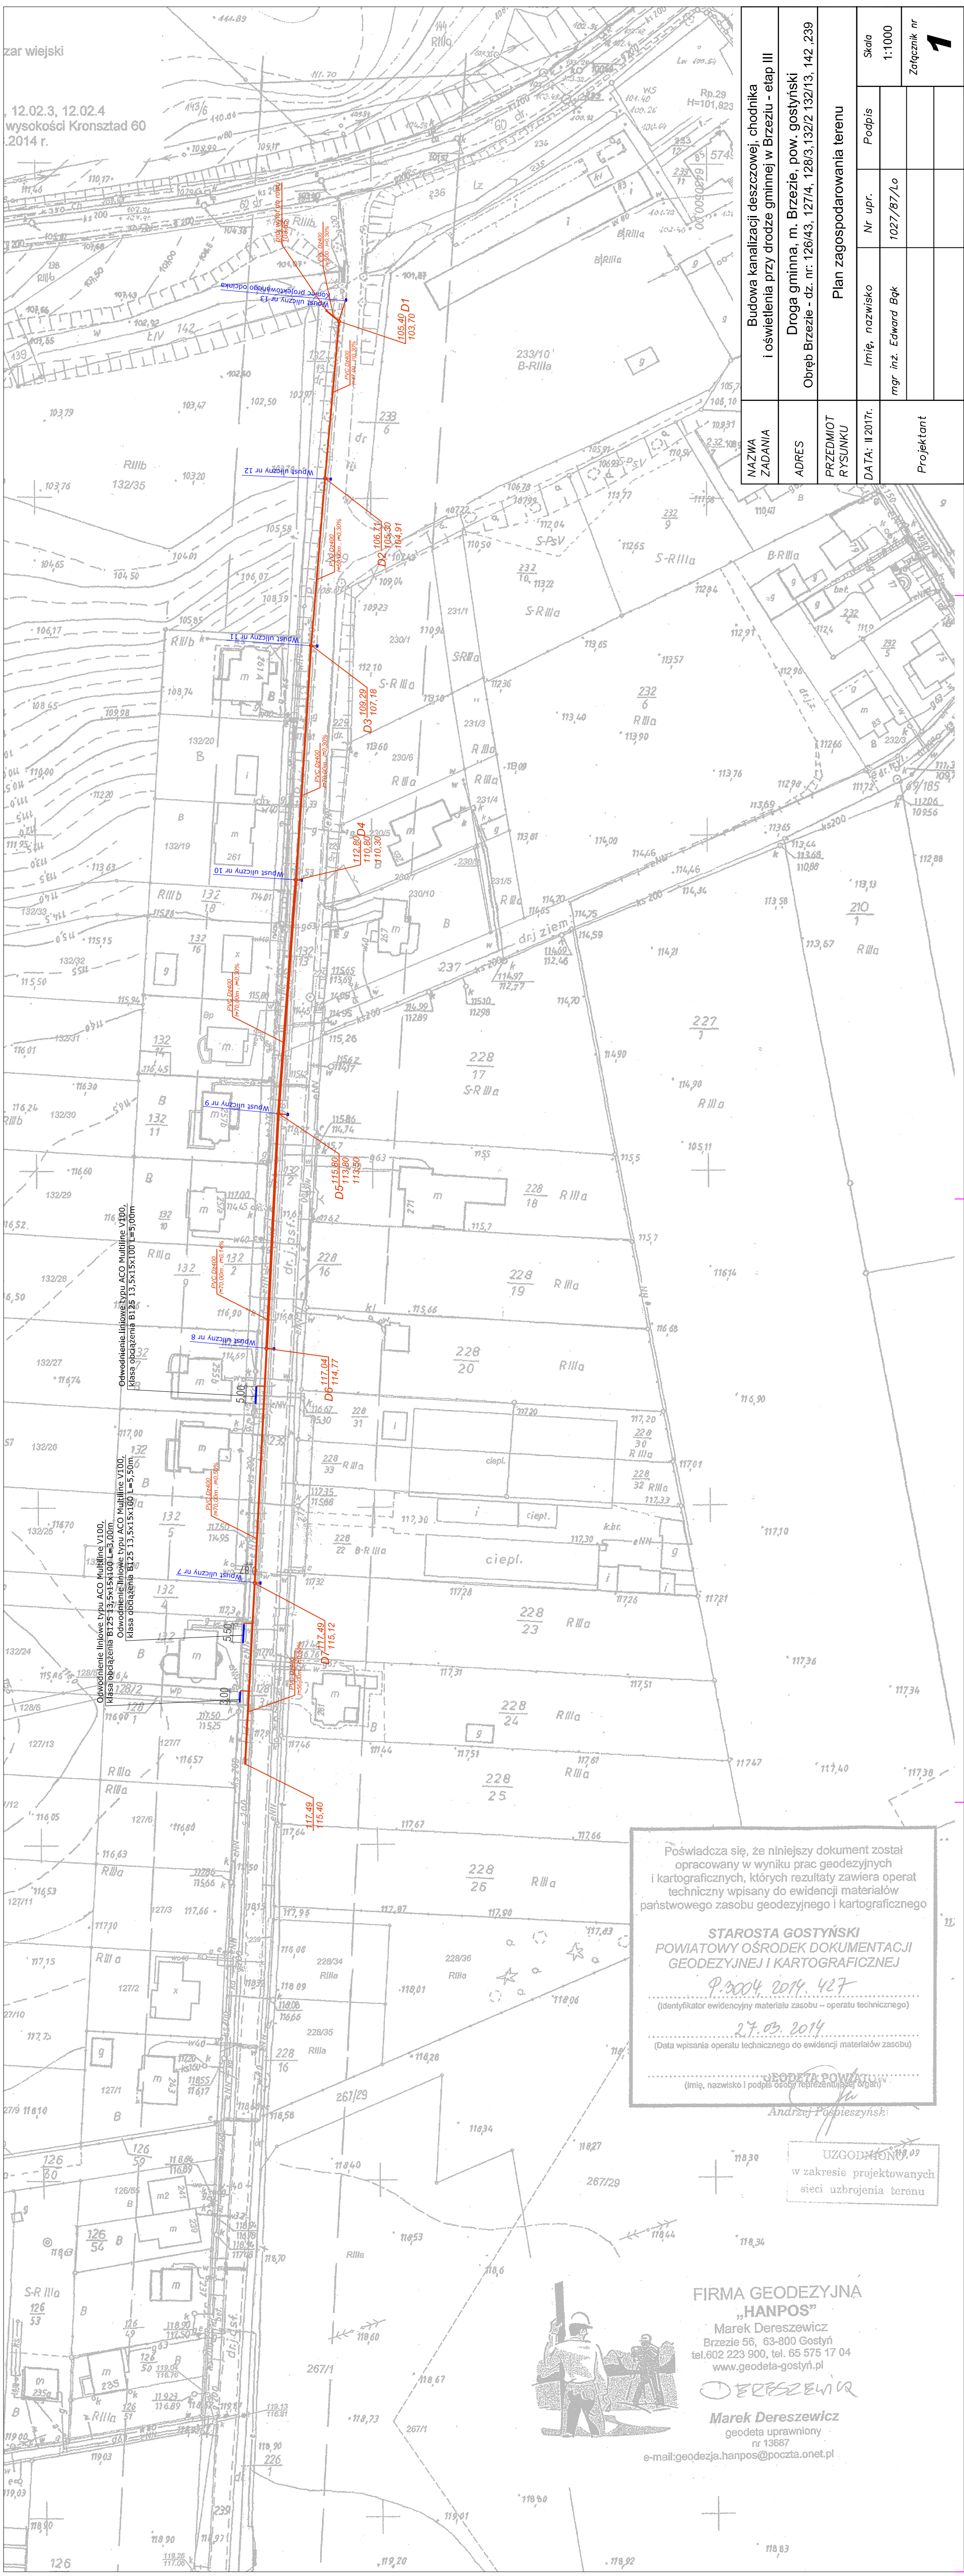

NAZWA ZADANIA	Budowa kanalizacji deszczowej, chodnika i oświetlenia przy drodze gminnej w Brzeziu - etap III				
ADRES	Droga gminna, m. Brzezie, pow. gostyński Obręb Brzezie - dz. nr: 126/43, 127/4, 128/3, 132/2 132/13, 142, 239				
PRZEDMIOT RYSUNKU	Plan zagospodarowania terenu				
DATA: II 2017r. Projektant	Imię, nazwisko	Nr upr.	Podpis	Skala 1:1000	
	mgr inż. Edward Bąk	1027/87/Lo			
				Załącznik nr 1	


Poświadczam, że niniejszy dokument został opracowany w wyniku prac geodezyjnych i kartograficznych, których rezultaty zawiera operat techniczny wpisany do ewidencji materiałów państwowego zasobu geodezyjnego i kartograficznego

STAROSTA GOSTYŃSKI
POWIATOWY OŚRODEK DOKUMENTACJI
GEODEZYJNEJ I KARTOGRAFICZNEJ
P.3004 2014. 427
(Identyfikator ewidencyjny materiału zasobu – operatu technicznego)

27.03.2014
(Data wpisania operatu technicznego do ewidencji materiałów zasobu)

GEODETA POWIATOWY
(Imię, nazwisko i podpis osoby reprezentującej organ)
Andrzej Pospieszynski

UZGODNIŁ
w zakresie projektowanych
sieci uzbrojenia terenu

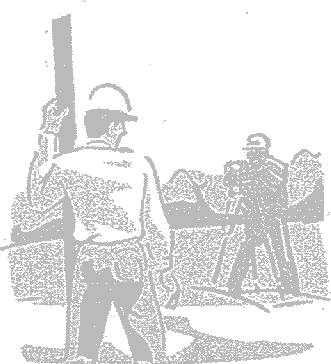

FIRMA GEODEZYJNA
„HANPOS”
Marek Dereszewicz
Brzezie 56, 63-800 Gostyń
tel. 602 223 900, tel. 65 575 17 04
www.geodeta-gostyni.pl

DERESZEWICZ
Marek Dereszewicz
geodeta uprawniony
nr 13687
e-mail: geodezja.hanpos@poczta.onet.pl