


# MAPA ZASADNICZA DO CELÓW PROJEKTOWYCH SKALA 1: 500

Województwo: wielkopolskie  
Powiat: gostyński  
Miejscowość: Gostyń  
Jednostka ewid.: 300402-4 Gostyń  
Obręb: 0001 Gostyń  
Sekcja: 433.314.251.3  
433.314.253.1  
Nr działki : 1099/27, 1040, 1041/2, 1041/8, 1041/23, 1082/3, 1099/1,  
1100/3, 1100/2, 1102/3, 1055/4, 1083/5, 1102/4, 1044/10  
KERG : 1418-72/2012  
Stan na dzień: 05.03.2012  
układ współrzędnych prostokątnych „1965”  
układ wysokości „Kronsztad 60”  
Właściciel Gmina Gostyń

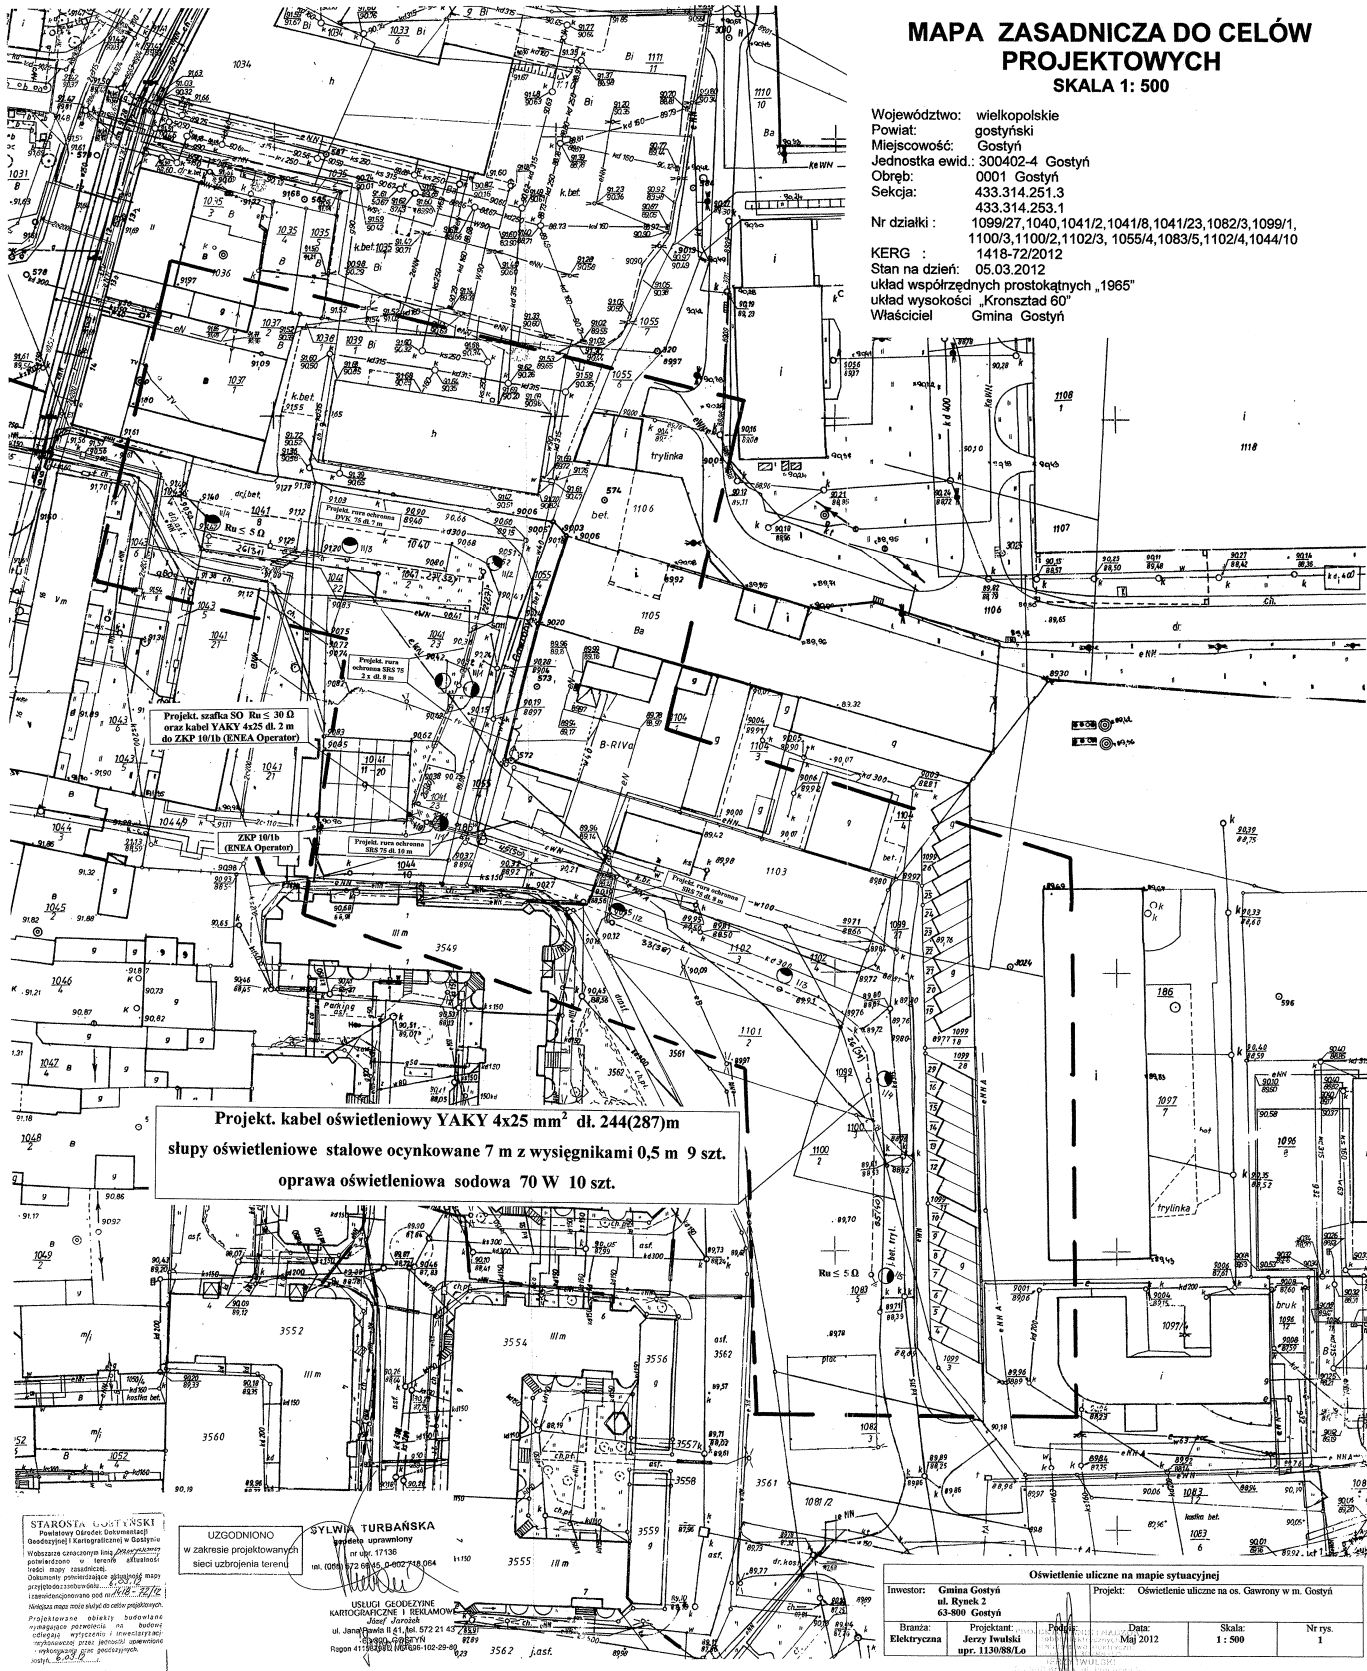

**Projekt. kabel oświetleniowy YAKY 4x25 mm<sup>2</sup> dł. 244(287)m**  
**stopy oświetleniowe stalowe ocynkowane 7 m z wysięgnikami 0,5 m 9 szt.**  
**oprawa oświetleniowa sodowa 70 W 10 szt.**

STARON ENGIENIERING & ARCHITECTURE  
 ul. J. Piłsudskiego 10  
 61-800 Gostyń  
 tel. 71 730 11 11  
 www.staron.pl

UZGODNIONO  
 w zakresie projektowanych  
 sieci uzbrojenia terenu

SYLWIA TURBAŃSKA  
 inżynier architekt  
 ul. J. Piłsudskiego 141  
 61-800 Gostyń  
 tel. 71 732 21 42  
 www.sylwiaurbanska.pl

USŁUGI GEODEZYJNE  
 KARTOGRAFICZNE I REKONSTRUKCYJNE  
 Józef Jankowski  
 ul. J. Piłsudskiego 141  
 61-800 Gostyń  
 tel. 71 732 21 42  
 www.jankowski.pl

Oświetlenie uliczne na mapie sytuacyjnej					
Investor:	Gmina Gostyń ul. Rynek 2 61-800 Gostyń	Projektant:	Jerzy Iwulski upr. 1130/88/Lo	Data:	Maj 2012
Branża:	Elektryczna	Prace:		Skala:	1: 500
				Nr rys.:	1

HEKTON S.p. z o.o.  
 ul. Sikorski