


**MAPA ZASADNICZA DO CELÓW
PROJEKTOWYCH
SKALA 1: 500**

Województwo: wielkopolskie
Powiat: gostyński
Miejscowość: Gostyń
Jednostka ewid.: 300402-4 Gostyń -miasto
Obręb: 0001 Gostyń
Sektoria: 433.314.253.2
Nr działki: 1141, 1140
KRG: 1418-55/2012
Stan na dzień: 23.02.2012
układ współrzędnych prostokątnych "1965"
układ wysokości "Kronsztad 60"

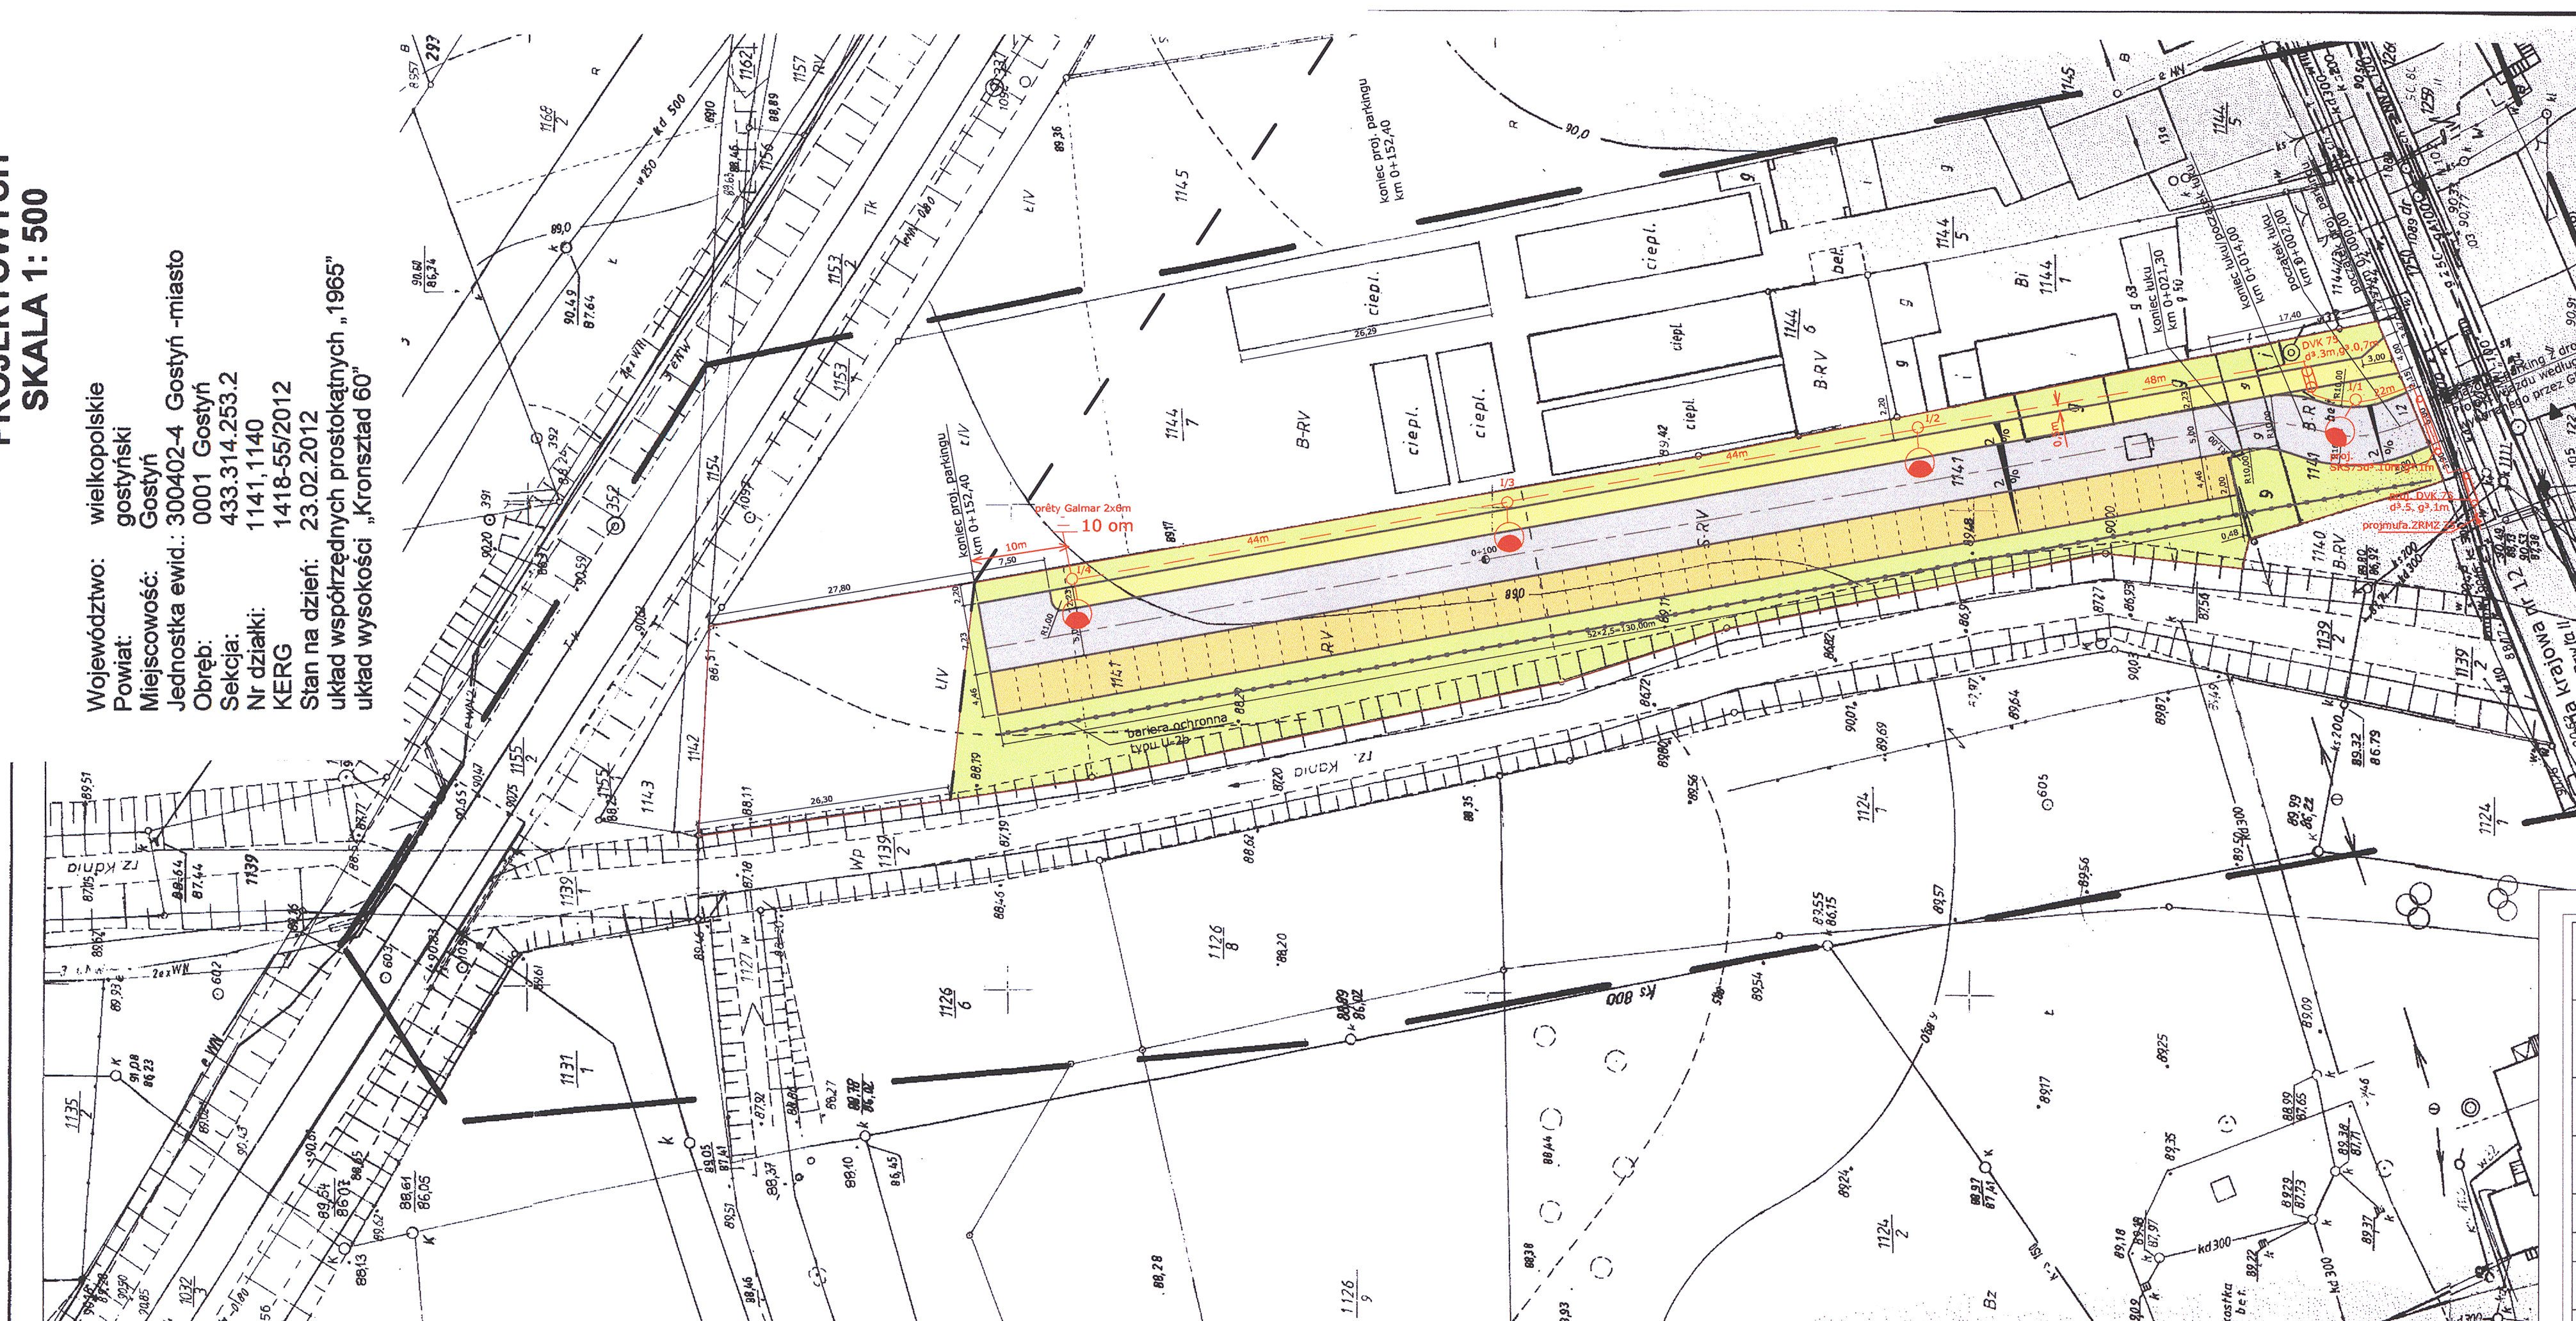

- LEGENDA:**
- linia kablowa YAKY 4x25
 - s'up Elmonter SO -7/4, d.φ. 7m na fundamencie B 120
oprawa SGS-104 SON-TPP 100W na wysięgnikach:
s'up 1/1 wysięgnik W 20/0, 2/1/1
s'upy 1/2, 1/3, 1/4 wysięgniki W 20/0, 2/1/2

UZGODNIONO
w zakresie projektowanych
sieci uzbrojenia terenu

STAROSTA GOSTYŃSKI
Dyrektor Biura
Dyrektor Projektów
Roman Bakorński

SYLWIA TURBAŃSKA
Inżynier
nr upr. 17136

STAROSTA GOSTYŃSKI

Na podstawie art. 28 ust. 1 ustawy z dnia 17 maja 1989 r. - Prawo geodezyjne i kartograficzne (t.j. Dz.U. z 2000 r. Nr 100, poz. 1083 z późn. zm.) uzgodniono użycowanie projektowanych sieci uzbrojenia terenu **linia energetyczna oświetlenia**

Uzgodnione użycowanie sieci uzbrojenia terenu podlega wytyczeniu i geodezyjnej inwentaryzacji powiązanej z użyciem wysokości uprawnione do wykonania prac geodezyjnych.
W razie niezgodności realizowanej z użyciem terenu z uzgodnionym projektem inwentaryzacji powiązanej z użyciem wysokości z mapy z wynikami pomiarów geodezyjnych, wykonanych przez organ administracji terenowo-geodezyjnej, powołany przez organ administracji terenowo-geodezyjnej, powołany przez organ administracji terenowo-geodezyjnej.
Uzgodnienie użycowania sieci uzbrojenia terenu zachowuje moc od dnia wydania opinii w sprawie użycowania sieci uzbrojenia terenu projektowanej (Dz. U. Nr 38, poz. 455).

2012.06.06
(sygn. opinii)
Gostyń, dn. 11.06.2012

Nr. rys.	1		
Inwestor:	Gmina Gostyń, ul. Rynek 2 63-800 Gostyń, woj. wielkopolskie		
Jednostka projektowa:	Zakład Projekt., Kosztorys. i Nadzorow. Instal. Elektrycznych 64-100 Leszno, ul. Ostroroga 48/2		
Obiekt:	Oświetlenie elektryczne parkingu w rejonie ul. Jana Pawła II, Miasto Gostyń, powiat gostyński		
BRANŻA ELEKTRYCZNA			
Staanowisko	imię i nazwisko	Nr. uprawnień	podpis
Projektant	mgr inż. Wojciech Cienieżyński	594/84/Lo 1323/89/Lo	

z up. STAROSTY
Przewodniczący Zespołu
Uzgadniania Dokumentacji Projektowej
Ryszard Jankowski